



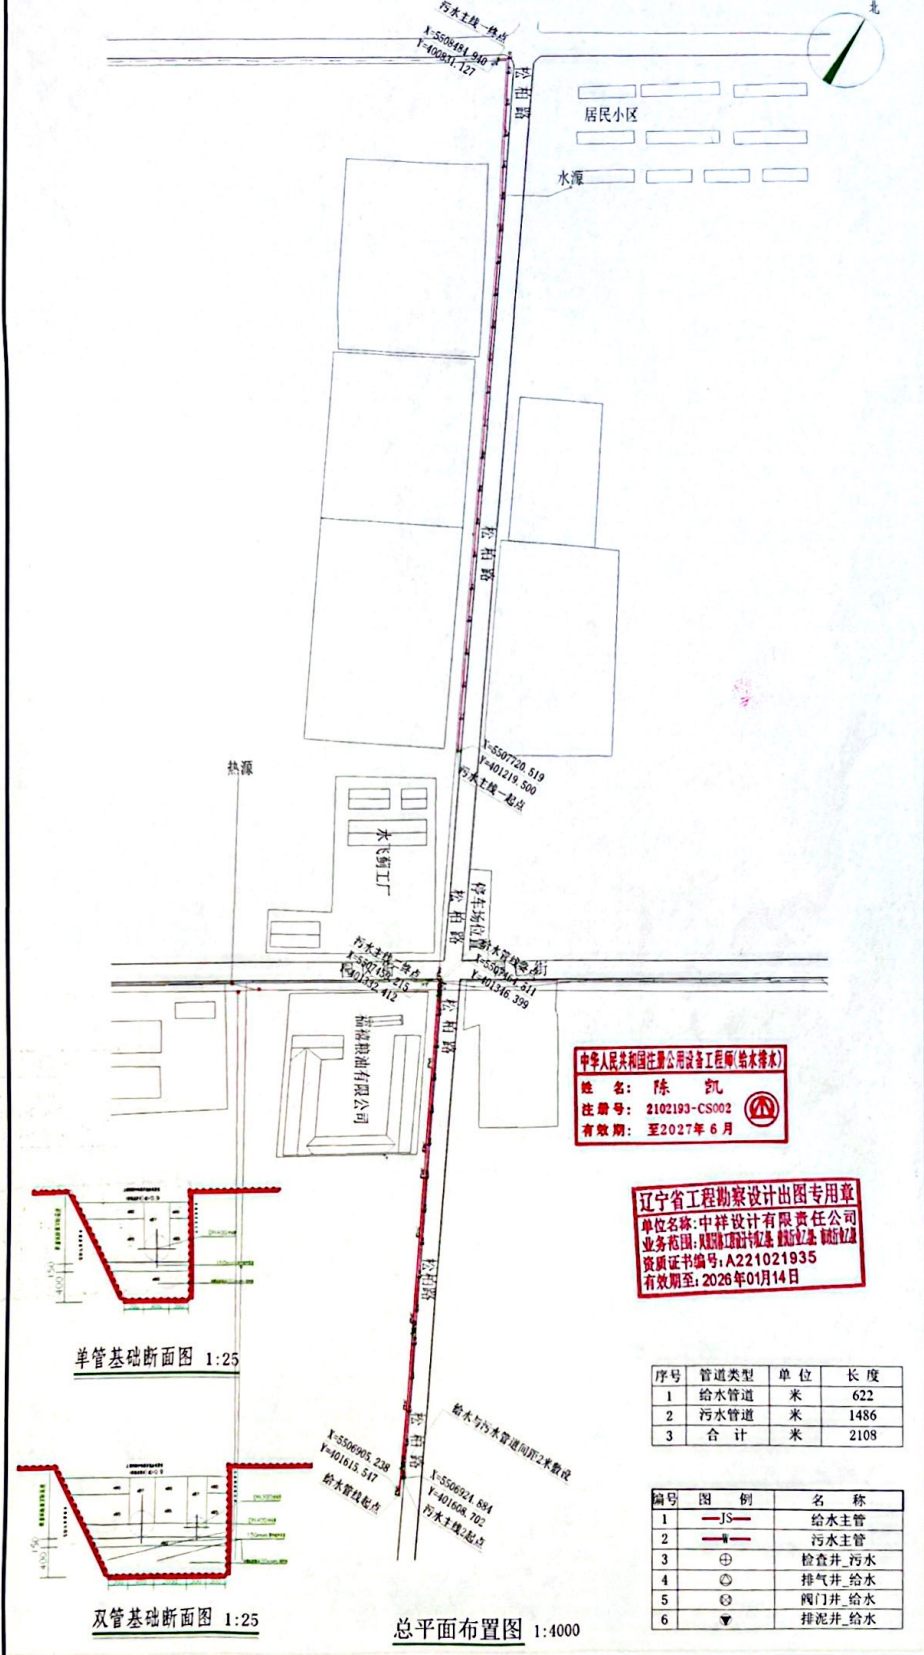

# 京蒙帮扶企业福禧粮油水飞粉段排污给水新建工程管网总平面布置图

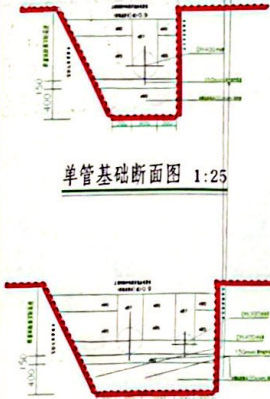

单管基础断面图 1:25



双管基础断面图 1:25

总平面布置图 1:400

中华人民共和国注册公用设备工程师(给排水)

姓名: 陈凯  
注册号: 2102193-CS002  
有效期至: 至2027年6月

辽宁省工程勘察设计出图专用章

单位名称: 中祥设计有限责任公司  
业务范围: 工程勘察、设计、监理、检测、监测、测绘、地质、水文、气象、环境、岩土工程、城乡规划、城市设计、工程测量、土地整治、海洋工程、测绘工程、工程咨询、项目管理、工程造价、招标代理、工程监理、工程检测、工程鉴定、工程仲裁、司法鉴定、其他工程技术服务。  
资质证书编号: A221021935  
有效期至: 2026年01月14日

序号	管道类型	单位	长度
1	给水管道	米	622
2	污水管道	米	1486
3	合计	米	2108

编号	图例	名称
1	— JS —	给水管
2	— W —	污水管
3	⊕	检查井_污水
4	⊙	排气井_给水
5	⊗	阀门井_给水
6	▼	排泥井_给水

<p>工程名称</p> <p>京蒙帮扶企业福禧粮油水飞粉段排污给水新建工程管网项目</p>		<p>建设单位</p> <p>鄂伦春自治旗现代农业产业园发展中心</p>		<p>中祥设计</p> <p>Zhong Xiang Design Co., Ltd.</p>	
<p>设计</p> <p>设计负责人: 陈凯</p> <p>设计审核人: 陈凯</p> <p>设计总负责人: 陈凯</p>		<p>校核</p> <p>校核人: 陈凯</p> <p>校核人: 陈凯</p> <p>校核人: 陈凯</p>		<p>设计日期</p> <p>2024.7.20</p>	
<p>设计阶段</p> <p>施工图</p>		<p>图纸名称</p> <p>总平面布置图</p>		<p>图号</p> <p>PM-01</p>	
<p>设计比例</p> <p>1:100</p>		<p>设计编号</p> <p>2024-3-44</p>		<p>专业</p> <p>市政</p>	
<p>图号</p> <p>PM-01</p>		<p>设计日期</p> <p>2024.7.20</p>		<p>审核日期</p> <p>2024.7.20</p>	